



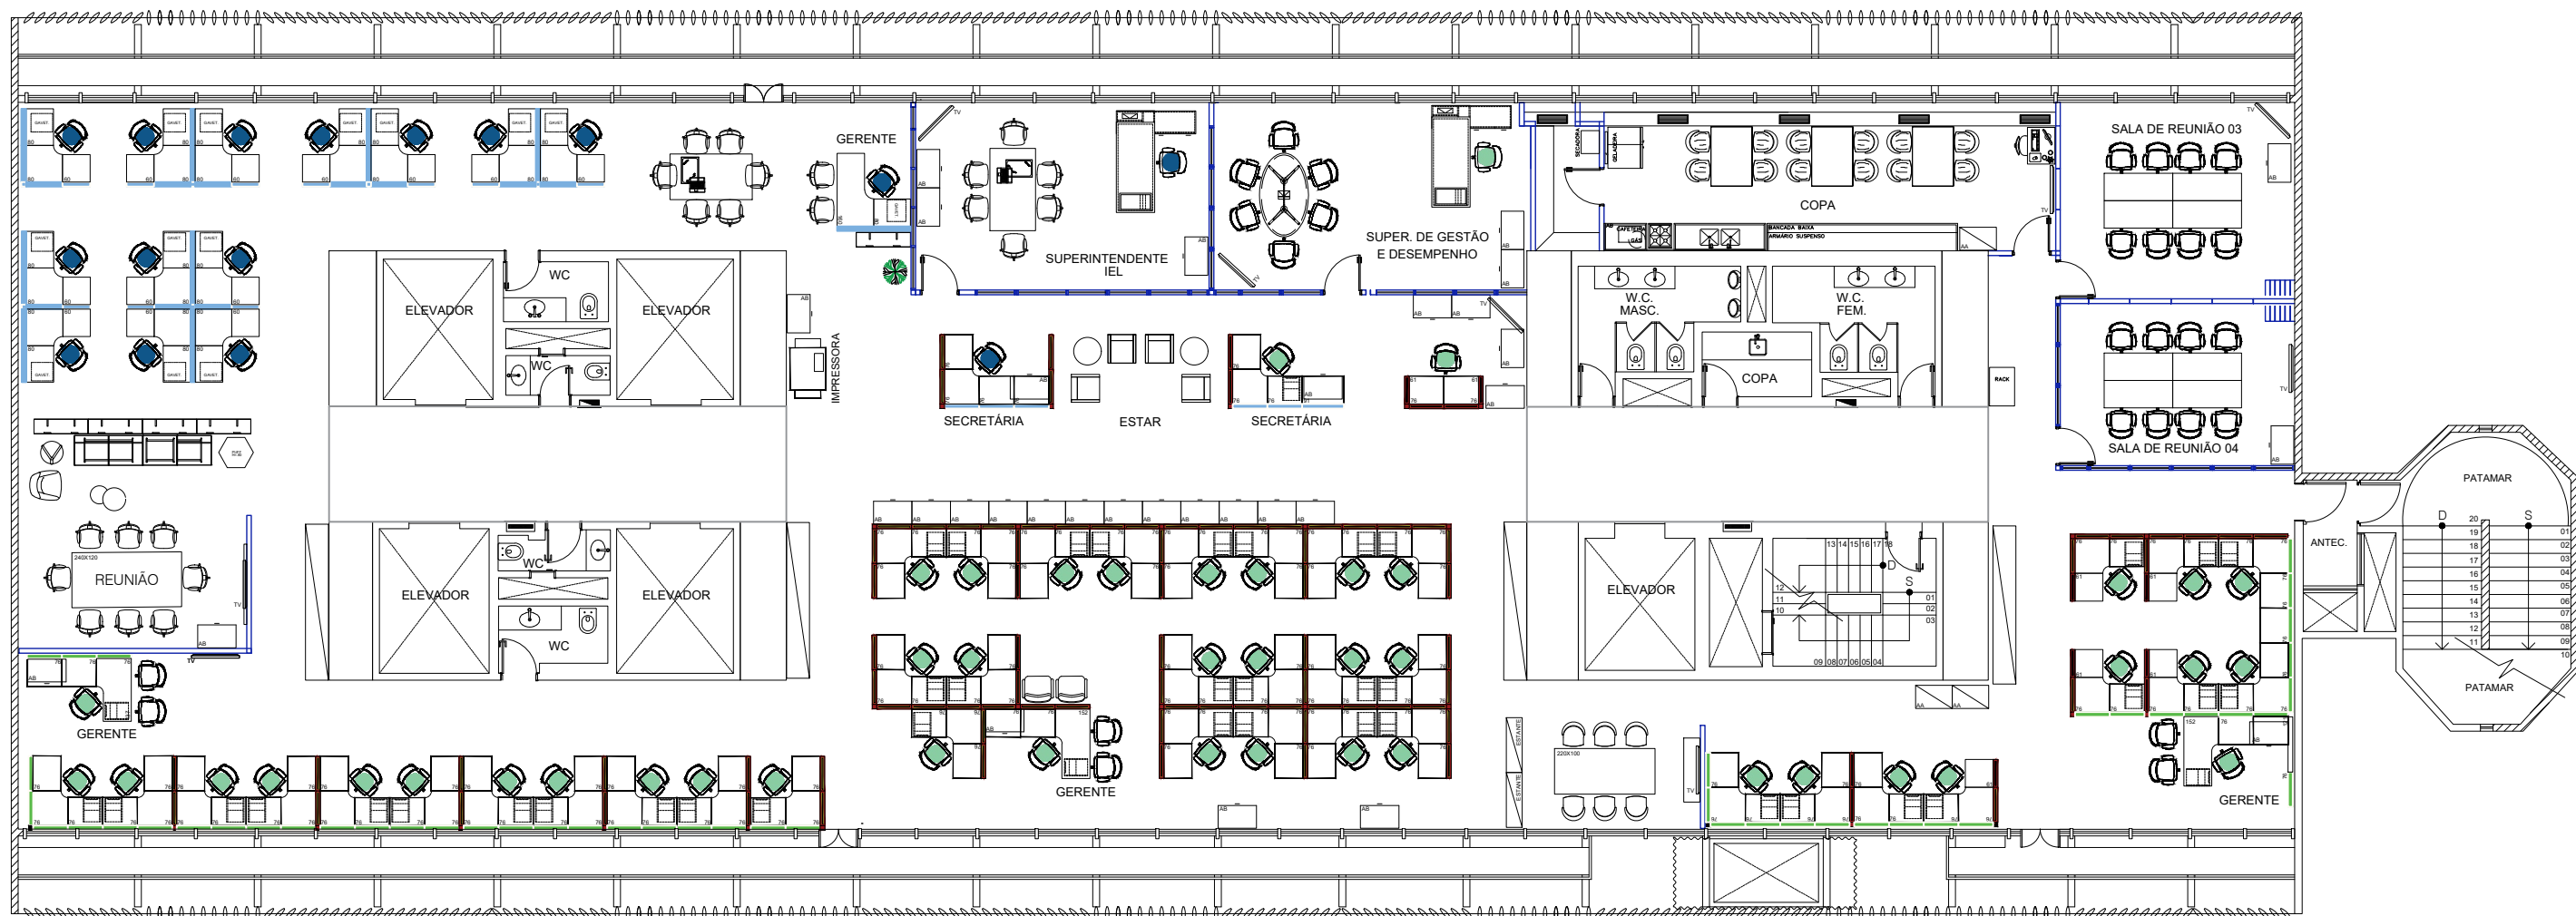

ERS - 9º ANDAR | PLANTA DE LAYOUT - EXISTENTE

ESC.: 1/150


LEGENDA	SUPERINTENDÊNCIA DE GESTÃO E DESEMPENHO		OBSERVAÇÕES	Sistema INDÚSTRIA CNI / SESI / SENAI / IEL	PROJETO: 9º ANDAR - ADEQUAÇÃO				
	SUPERINTENDÊNCIA DO IEL				DESENHO: PLANTA DE LAYOUT EXISTENTE				
					CLIENTE: CNI SESI SENAI IEL				
					ENDEREÇO: EDIFÍCIO ROBERTO SIMONSEN - SBN QUADRA. 01 BLOCO "C" BRASÍLIA - DF				FOLHA: 01/14
		COORDENAÇÃO: FERNANDA MEIRELES	DESENHISTA: ANA MARQUES	DATA: 11/08/2026	ESCALA: 1/50	REVISÃO: 01			

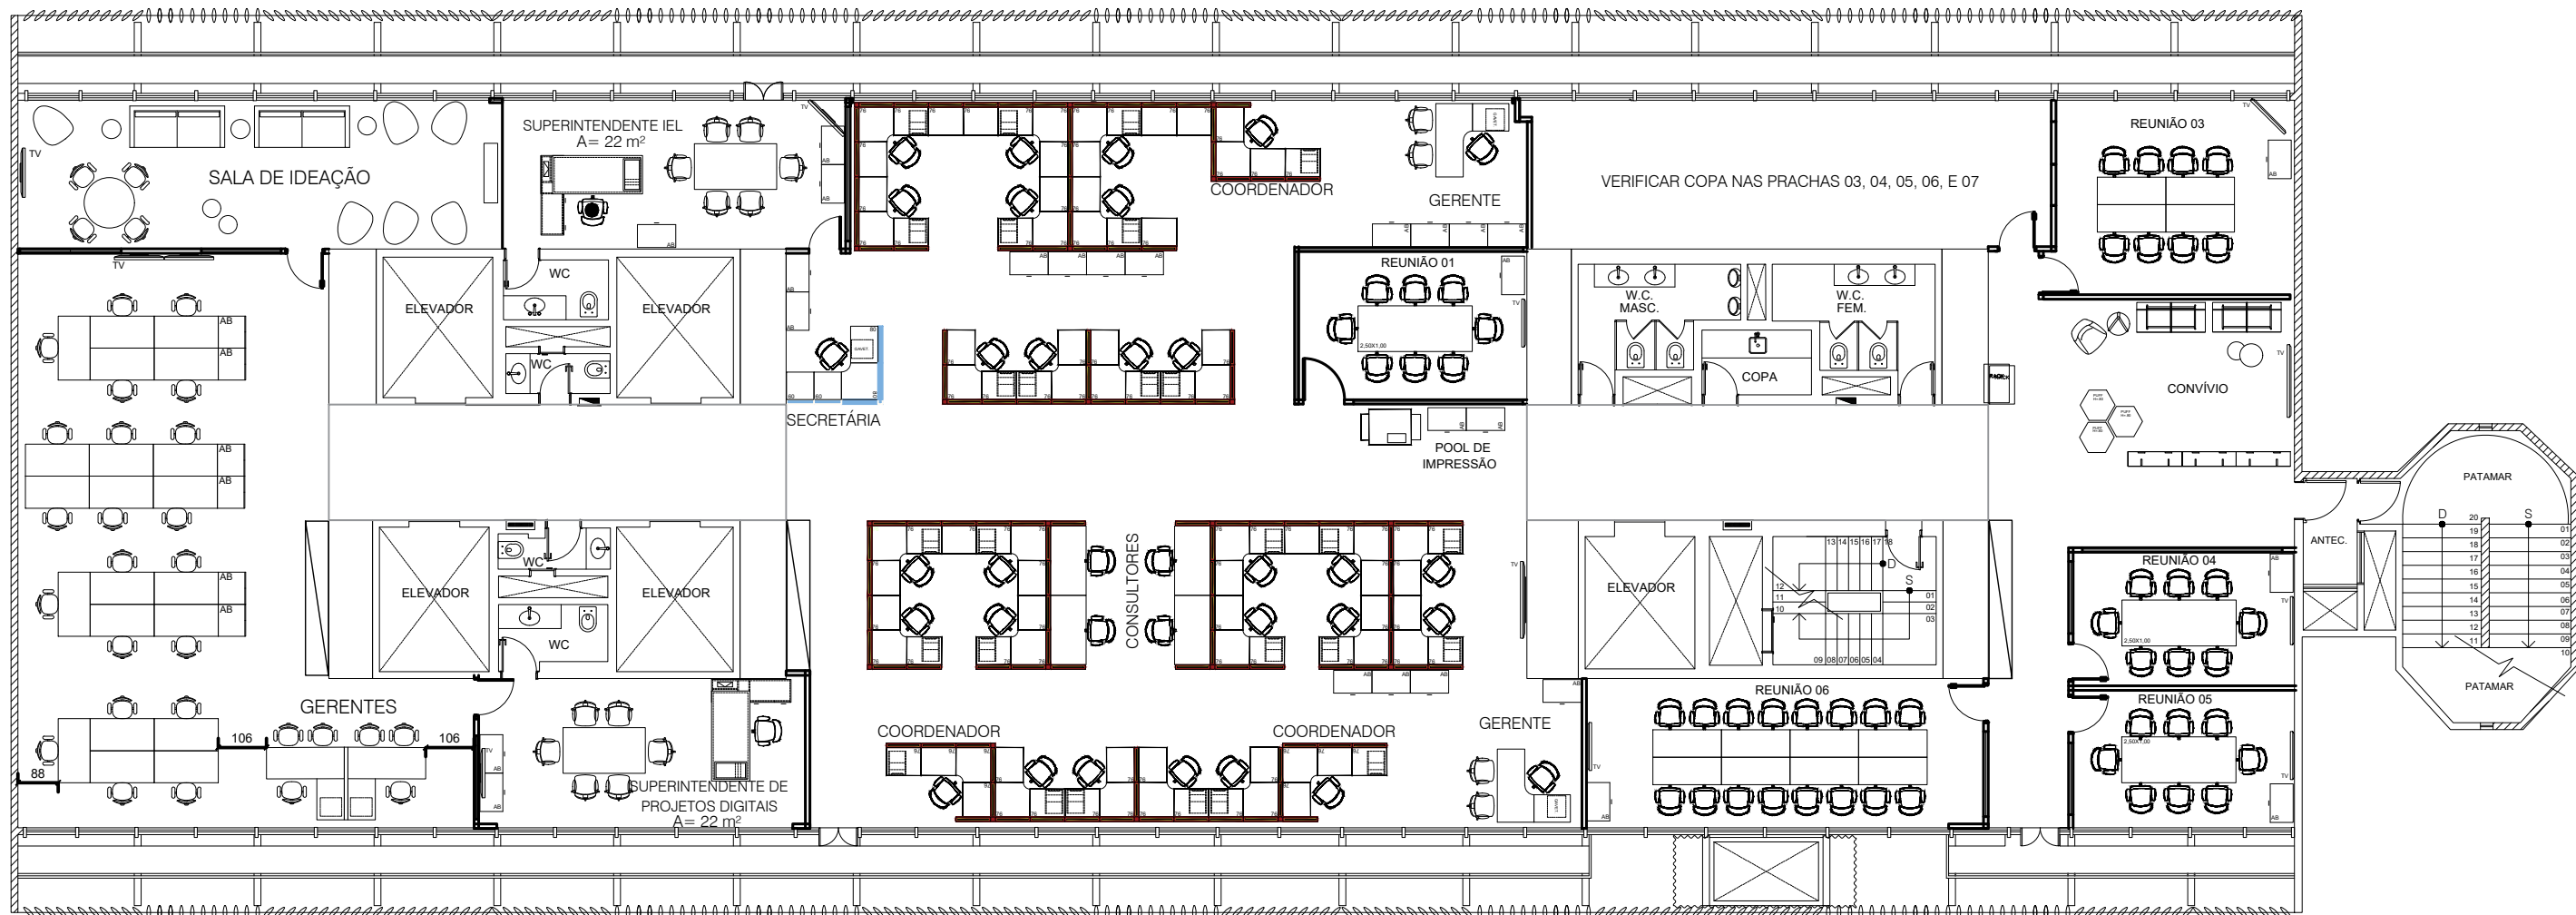

ERS - 9º ANDAR | PLANTA DE LAYOUT APROVADA

ESC.: 1/150


OBSERVAÇÕES	- MANTER AS ESQUADRIAS DA FACHADA; - O QUANTITATIVO APRESENTADO É APENAS PARA REFERÊNCIA, A QUANTIDADE DEVE SER CONFERIDA PELO RESPONSÁVEL; - DIMENSÕES EM METRO; - CONFERIR TODAS AS MEDIDAS NO LOCAL;	Sistema INDÚSTRIA CNI SESI SENAI IEL	PROJETO: 9º ANDAR - ADEQUAÇÃO				
			DESENHO: PLANTA DE LAYOUT APROVADA				
			CLIENTE: CNI SESI SENAI IEL				
		ENDEREÇO: EDIFÍCIO ROBERTO SIMONSEN - SBN QUADRA. 01 BLOCO "C" BRASÍLIA - DF					FOLHA: 02/14
		COORDENAÇÃO: FERNANDA MEIRELES	DESENHISTA: ANA MARQUES	DATA: 11/08/2026	ESCALA: 1/50	REVISÃO: 01	

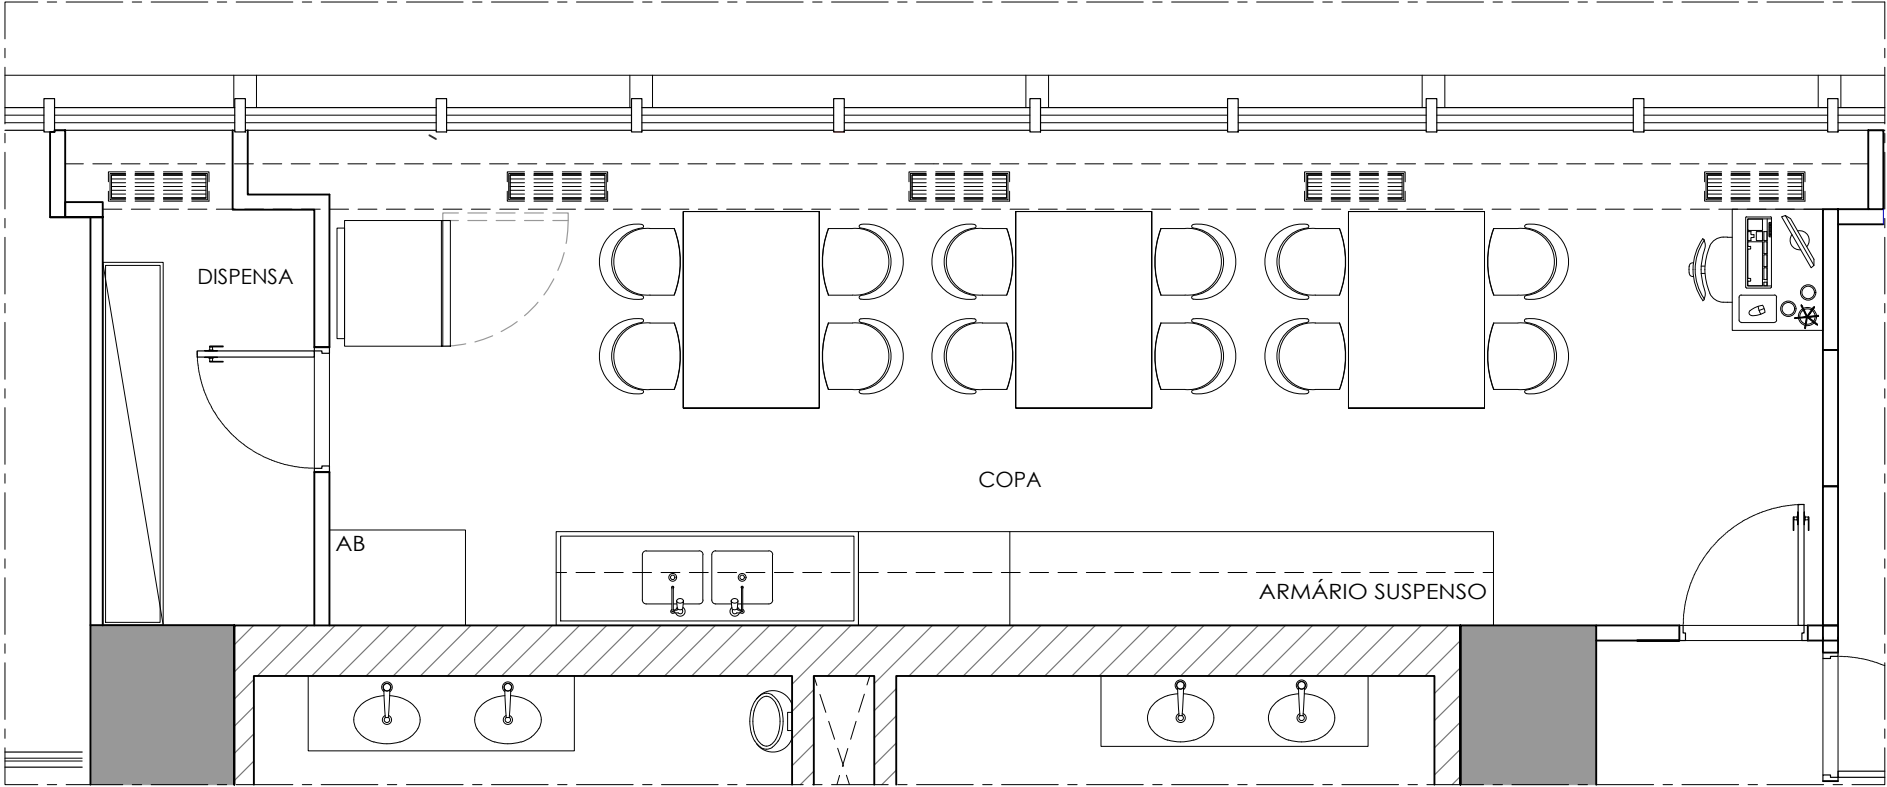

ERS - 9º ANDAR (COPA) | PLANTA DE LAYOUT EXISTENTE

ESC.: 1/50


OBSERVAÇÕES	- MANTER AS ESQUADRIAS DA FACHADA; - O QUANTITATIVO APRESENTADO É APENAS PARA REFERÊNCIA, A QUANTIDADE DEVE SER CONFERIDA PELO RESPONSÁVEL; - DIMENSÕES EM METRO; - CONFERIR TODAS AS MEDIDAS NO LOCAL;	Sistema INDÚSTRIA CNI SESI SENAI IEL	PROJETO: 9º ANDAR - ADEQUAÇÃO COPA				
			DESENHO: PLANTA BAIXA EXISTENTE				
			CLIENTE: CNI SESI SENAI IEL				
			ENDEREÇO: EDIFÍCIO ROBERTO SIMONSEN - SBN QUADRA. 01 BLOCO "C" BRASÍLIA - DF				FOLHA: 03/14
COORDENAÇÃO: FERNANDA MEIRELES	DESENHISTA: ANA MARQUES	DATA: 11/08/2026	ESCALA: 1/50	REVISÃO: 01			

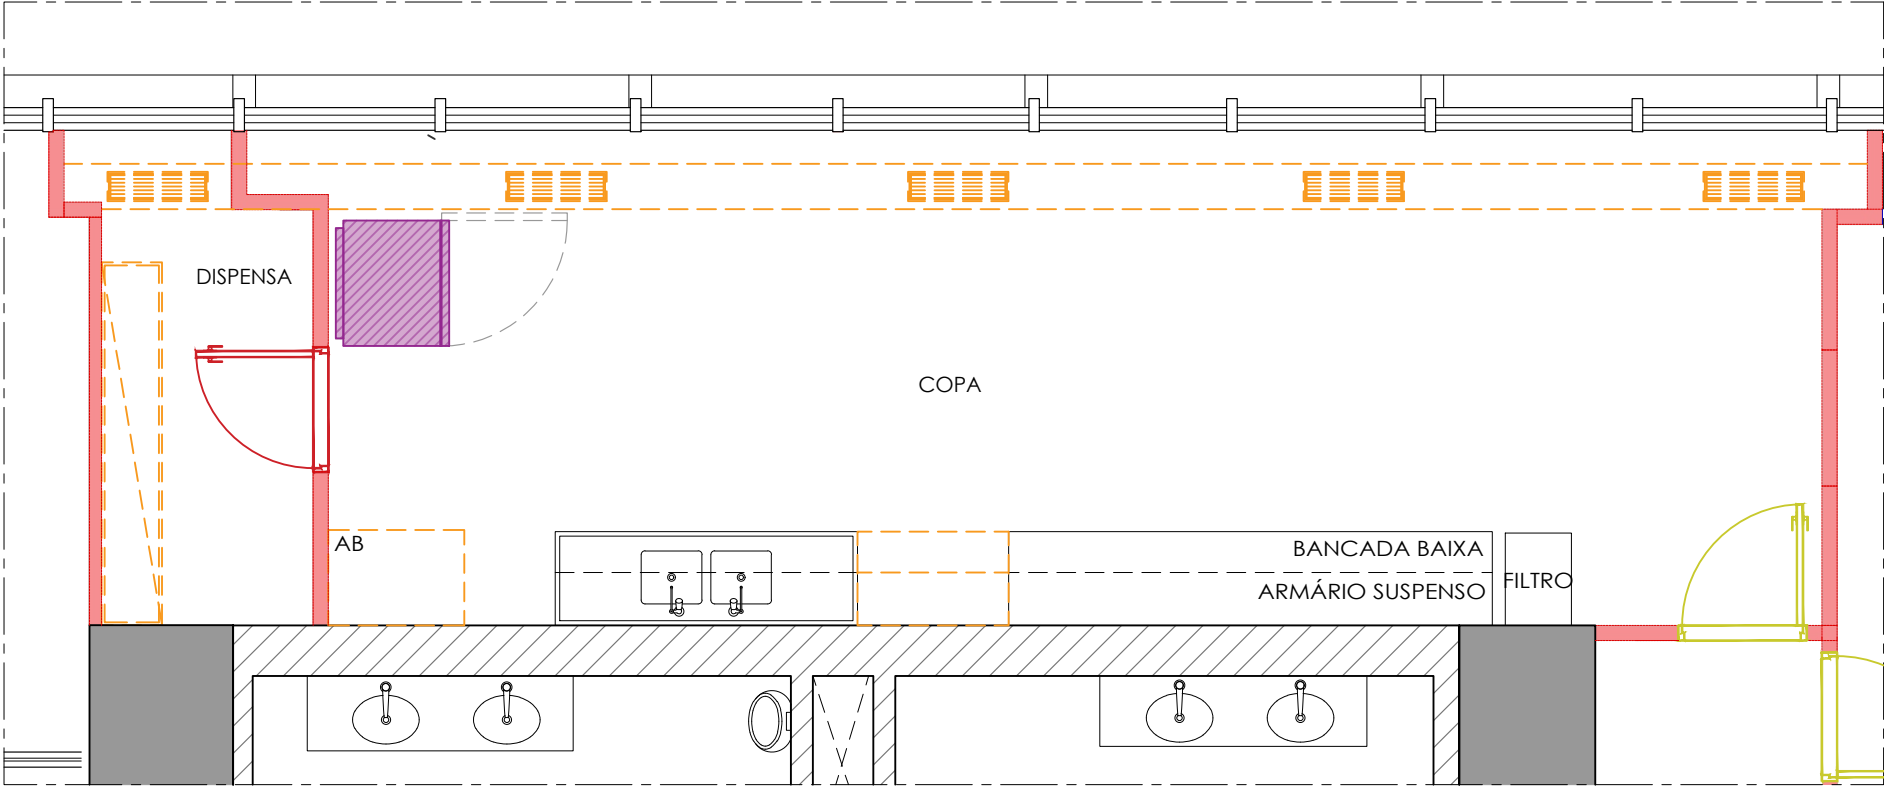

ERS - 9º ANDAR (COPA) | PLANTA DE REFORMA - DEMOLIR

ESC.: 1/50


LEGENDA	ITENS A SEREM RETIRADOS ESTRUTURA DE FANCOLETE 11,63m ARMÁRIO DISPENSA 2,40m ARMARIO BAIXO COPA 0,90m ARMÁRIO BAIXO COPA 1,0m ARMÁRIO ALTO COPA 1,0m DIVISÓRIA A SER RETIRADA
---------	--

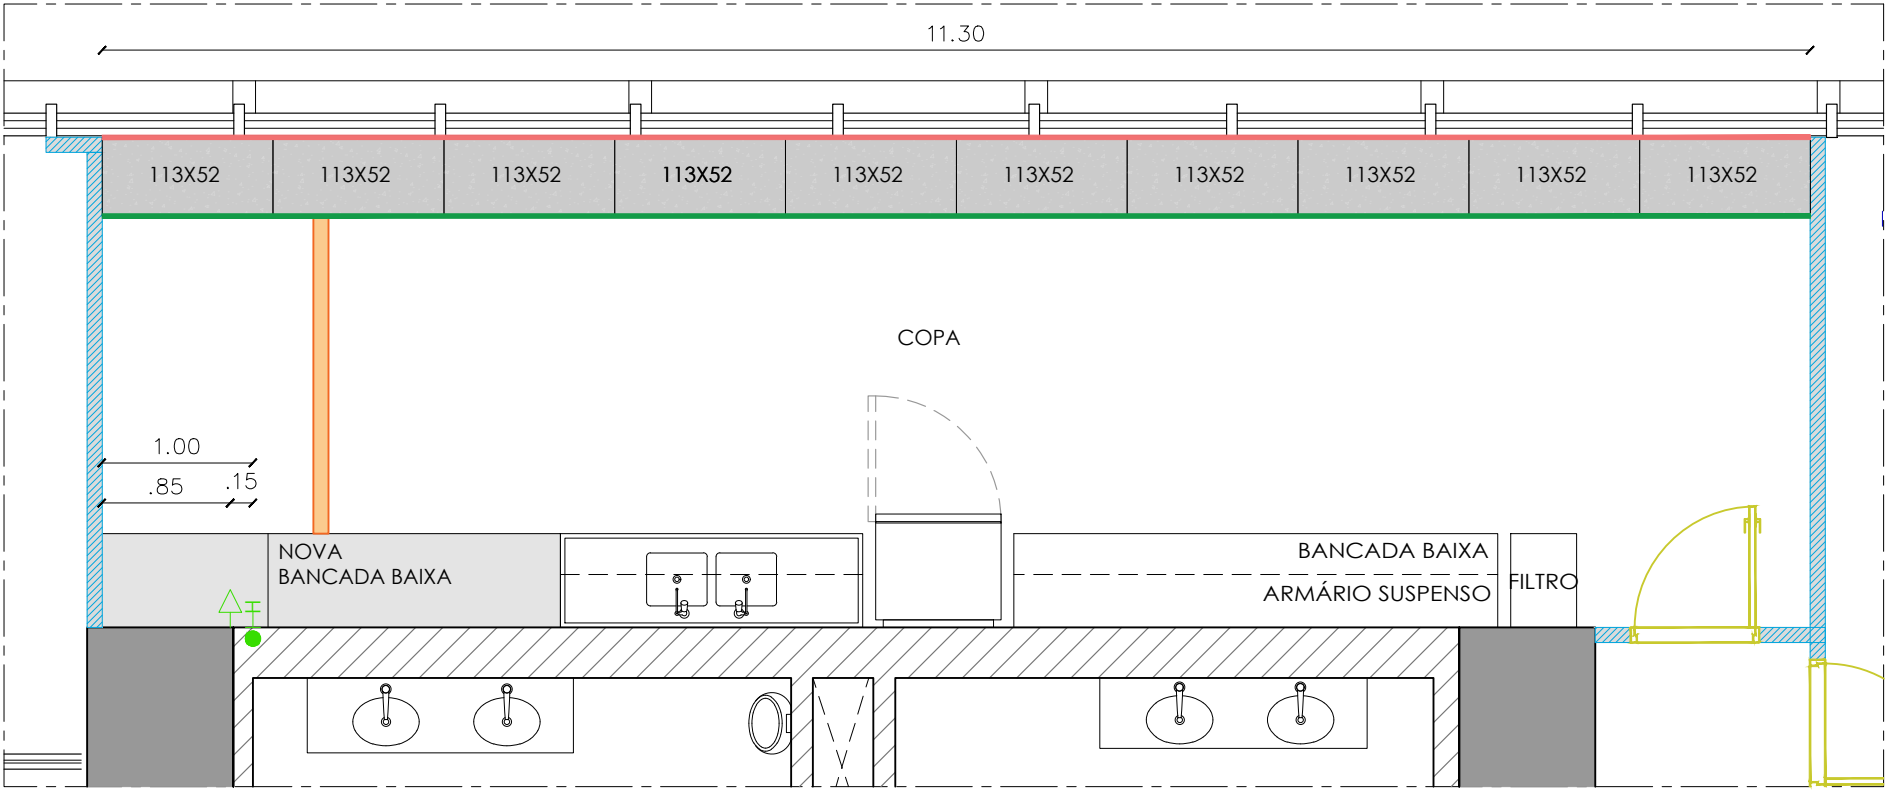


ERS - 9º ANDAR (COPA) | PLANTA DE REFORMA - CONSTRUIR

ESC.: 1/50


LEGENDA	PAREDE DE DRYWALL A SER CONSTRUÍDA ACABAMENTO EM MASSA E PINTURA NA COR BRANCO NEVE, MARCA CORAL.	OBSERVAÇÕES	- MANTER AS ESQUADRIAS DA FACHADA; - O QUANTITATIVO APRESENTADO É APENAS PARA REFERÊNCIA, A QUANTIDADE DEVE SER CONFERIDA PELO RESPONSÁVEL; - DIMENSÕES EM METRO; - CONFERIR TODAS AS MEDIDAS NO LOCAL;	Sistema INDÚSTRIA CNI SESI SENAI IEL					PROJETO: 9º ANDAR - ADEQUAÇÃO COPA				
						DESENHO: PLANTA BAIXA DE CONSTRUÇÃO							
						CLIENTE: CNI SESI SENAI IEL							
						FOLHA: 05/14							
			ENDEREÇO: EDIFÍCIO ROBERTO SIMONSEN - SBN QUADRA. 01 BLOCO "C" BRASÍLIA - DF										
			COORDENAÇÃO: FERNANDA MEIRELES		DESENHISTA: ANA MARQUES		DATA: 11/08/2026		ESCALA: 1/50		REVISÃO: 01		

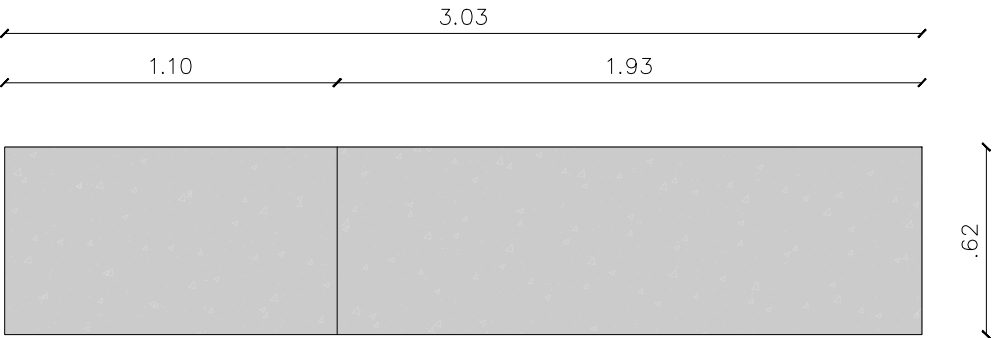

VISTA SUPERIOR - NOVA BANCADA BAIXA
ESC. 1:25

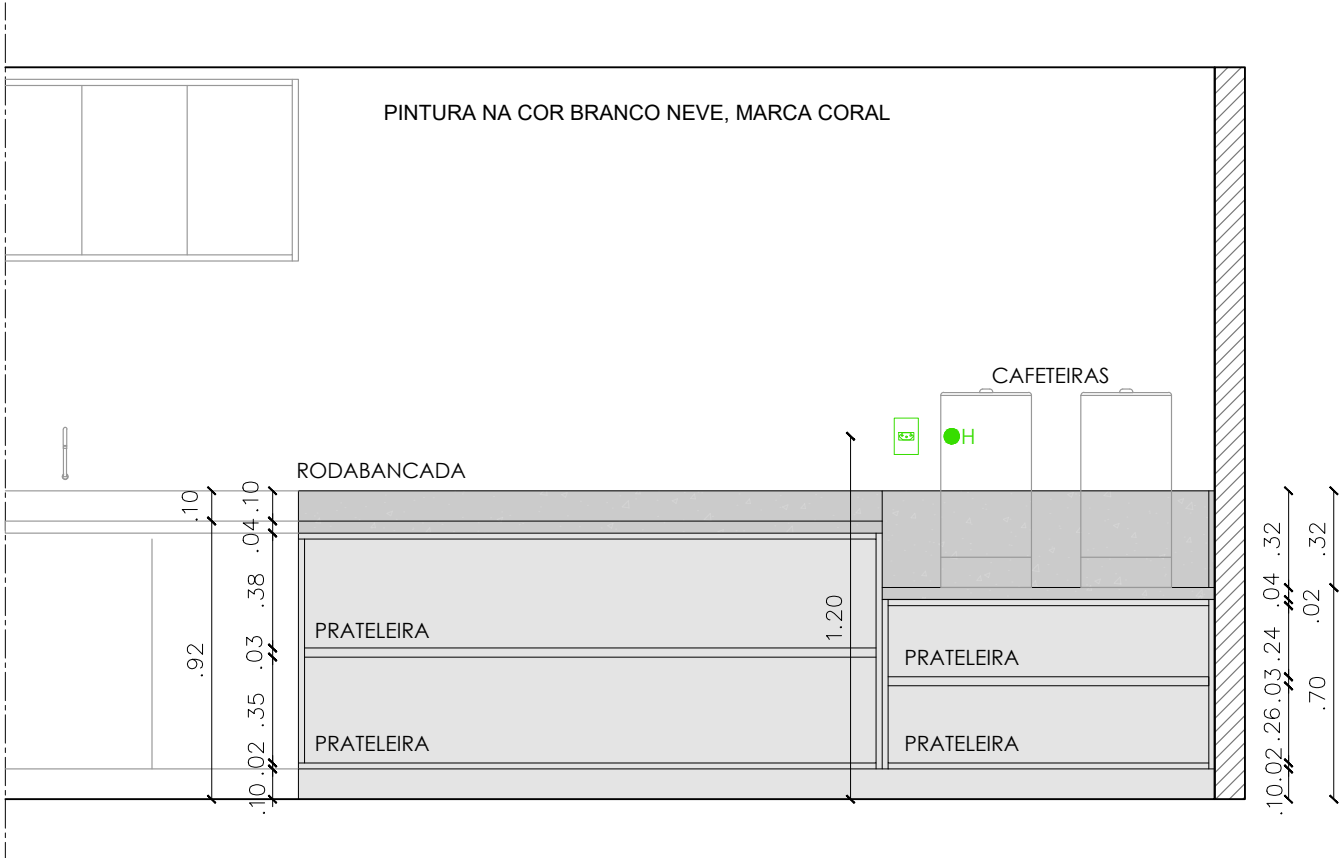


VISTA FRONTAL - NOVA BANCADA BAIXA
ESC. 1:25

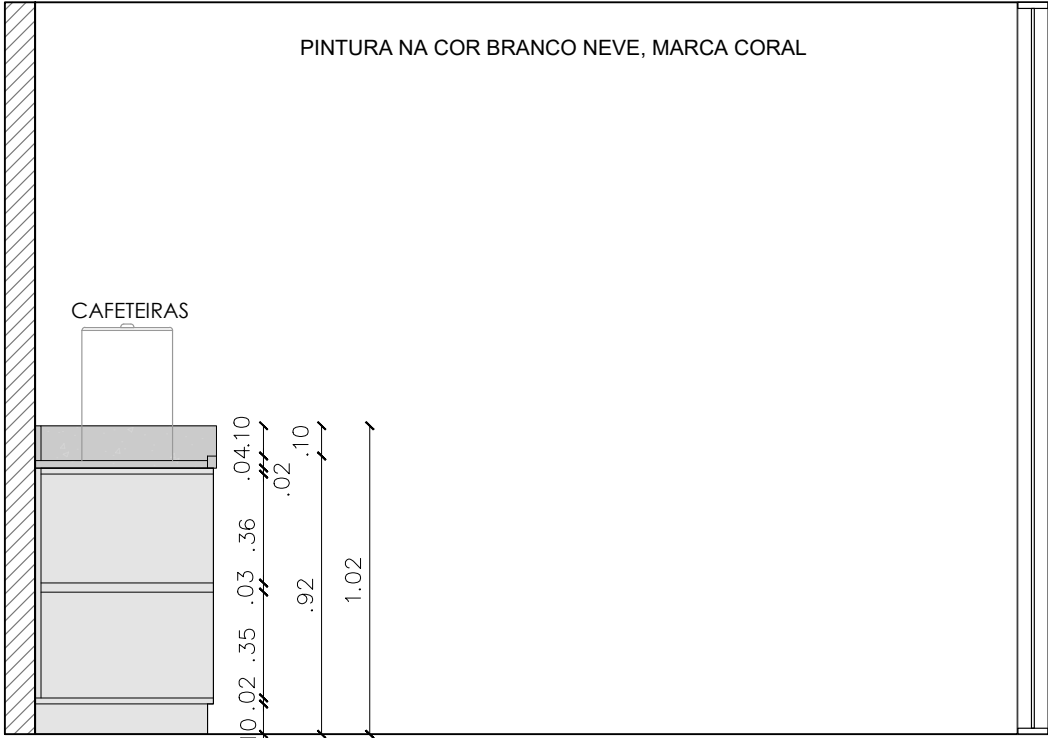

VISTA LATERAL - NOVA BANCADA BAIXA
ESC. 1:25


LEGENDA	MARCENARIA EM MDF BRANCO	OBSERVAÇÕES	- MANTER AS ESQUADRIAS DA FACHADA; - O QUANTITATIVO APRESENTADO É APENAS PARA REFERÊNCIA, A QUANTIDADE DEVE SER CONFERIDA PELO RESPONSÁVEL; - DIMENSÕES EM METRO; - CONFERIR TODAS AS MEDIDAS NO LOCAL;	Sistema INDÚSTRIA CNI SESI SENAI IEL		PROJETO: 9º ANDAR - ADEQUAÇÃO COPA				
	DESENHO: DETALHAMENTO - NOVA BANCADA BAIXA									
	CLIENTE: CNI SESI SENAI IEL									
						ENDEREÇO: EDIFÍCIO ROBERTO SIMONSEN - SBN QUADRA. 01 BLOCO "C" BRASÍLIA - DF				FOLHA: 06/14
		COORDENAÇÃO: FERNANDA MEIRELES	DESENHISTA: ANA MARQUES	DATA: 11/08/2026	ESCALA: 1/50	REVISÃO: 01				

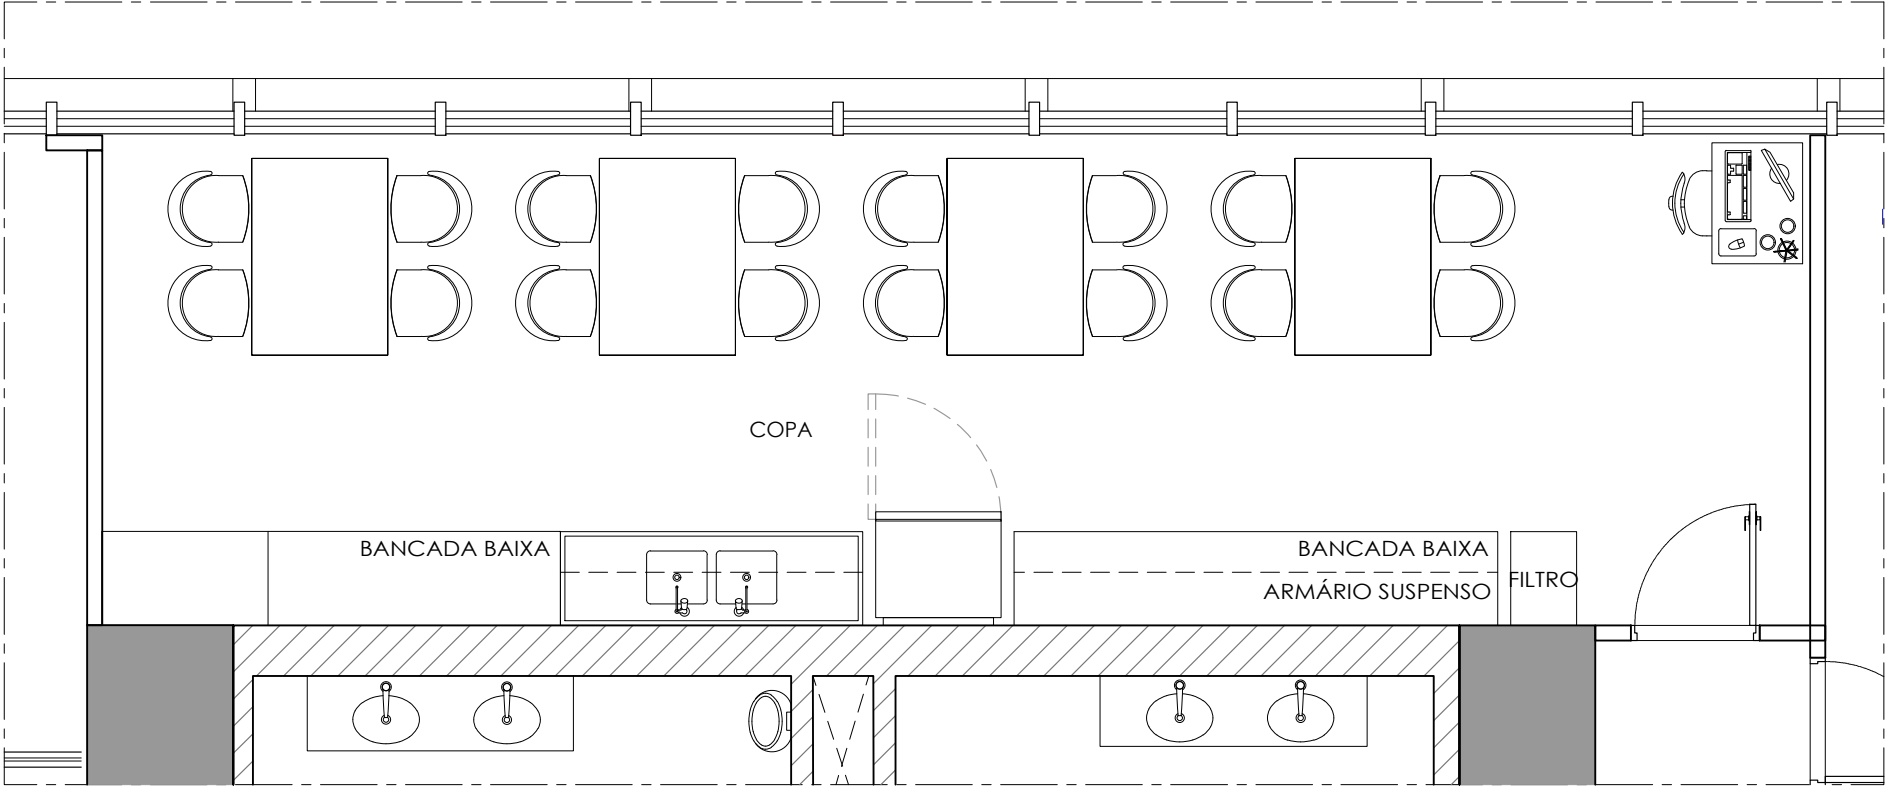

ERS - 9º ANDAR (COPA) | PLANTA DE LAYOUT PROPOSTA

ESC.: 1/50

OBSERVAÇÕES	- MANTER AS ESQUADRIAS DA FACHADA; - O QUANTITATIVO APRESENTADO É APENAS PARA REFERÊNCIA, A QUANTIDADE DEVE SER CONFERIDA PELO RESPONSÁVEL; - DIMENSÕES EM METRO; - CONFERIR TODAS AS MEDIDAS NO LOCAL; Sistema INDÚSTRIA CNI SESI SENAI IEL PROJETO: 9º ANDAR - ADEQUAÇÃO COPA DESENHO: PLANTA DE LAYOUT PROPOSTA CLIENTE: CNI SESI SENAI IEL	PROJETO: 9º ANDAR - ADEQUAÇÃO COPA				
		DESENHO: PLANTA DE LAYOUT PROPOSTA				
		CLIENTE: CNI SESI SENAI IEL				
		ENDEREÇO: EDIFÍCIO ROBERTO SIMONSEN - SBN QUADRA. 01 BLOCO "C" BRASÍLIA - DF				
	COORDENAÇÃO: FERNANDA MEIRELES	DESENHISTA: ANA MARQUES	DATA: 11/08/2026	ESCALA: 1/50	REVISÃO: 01	FOLHA: 07/14

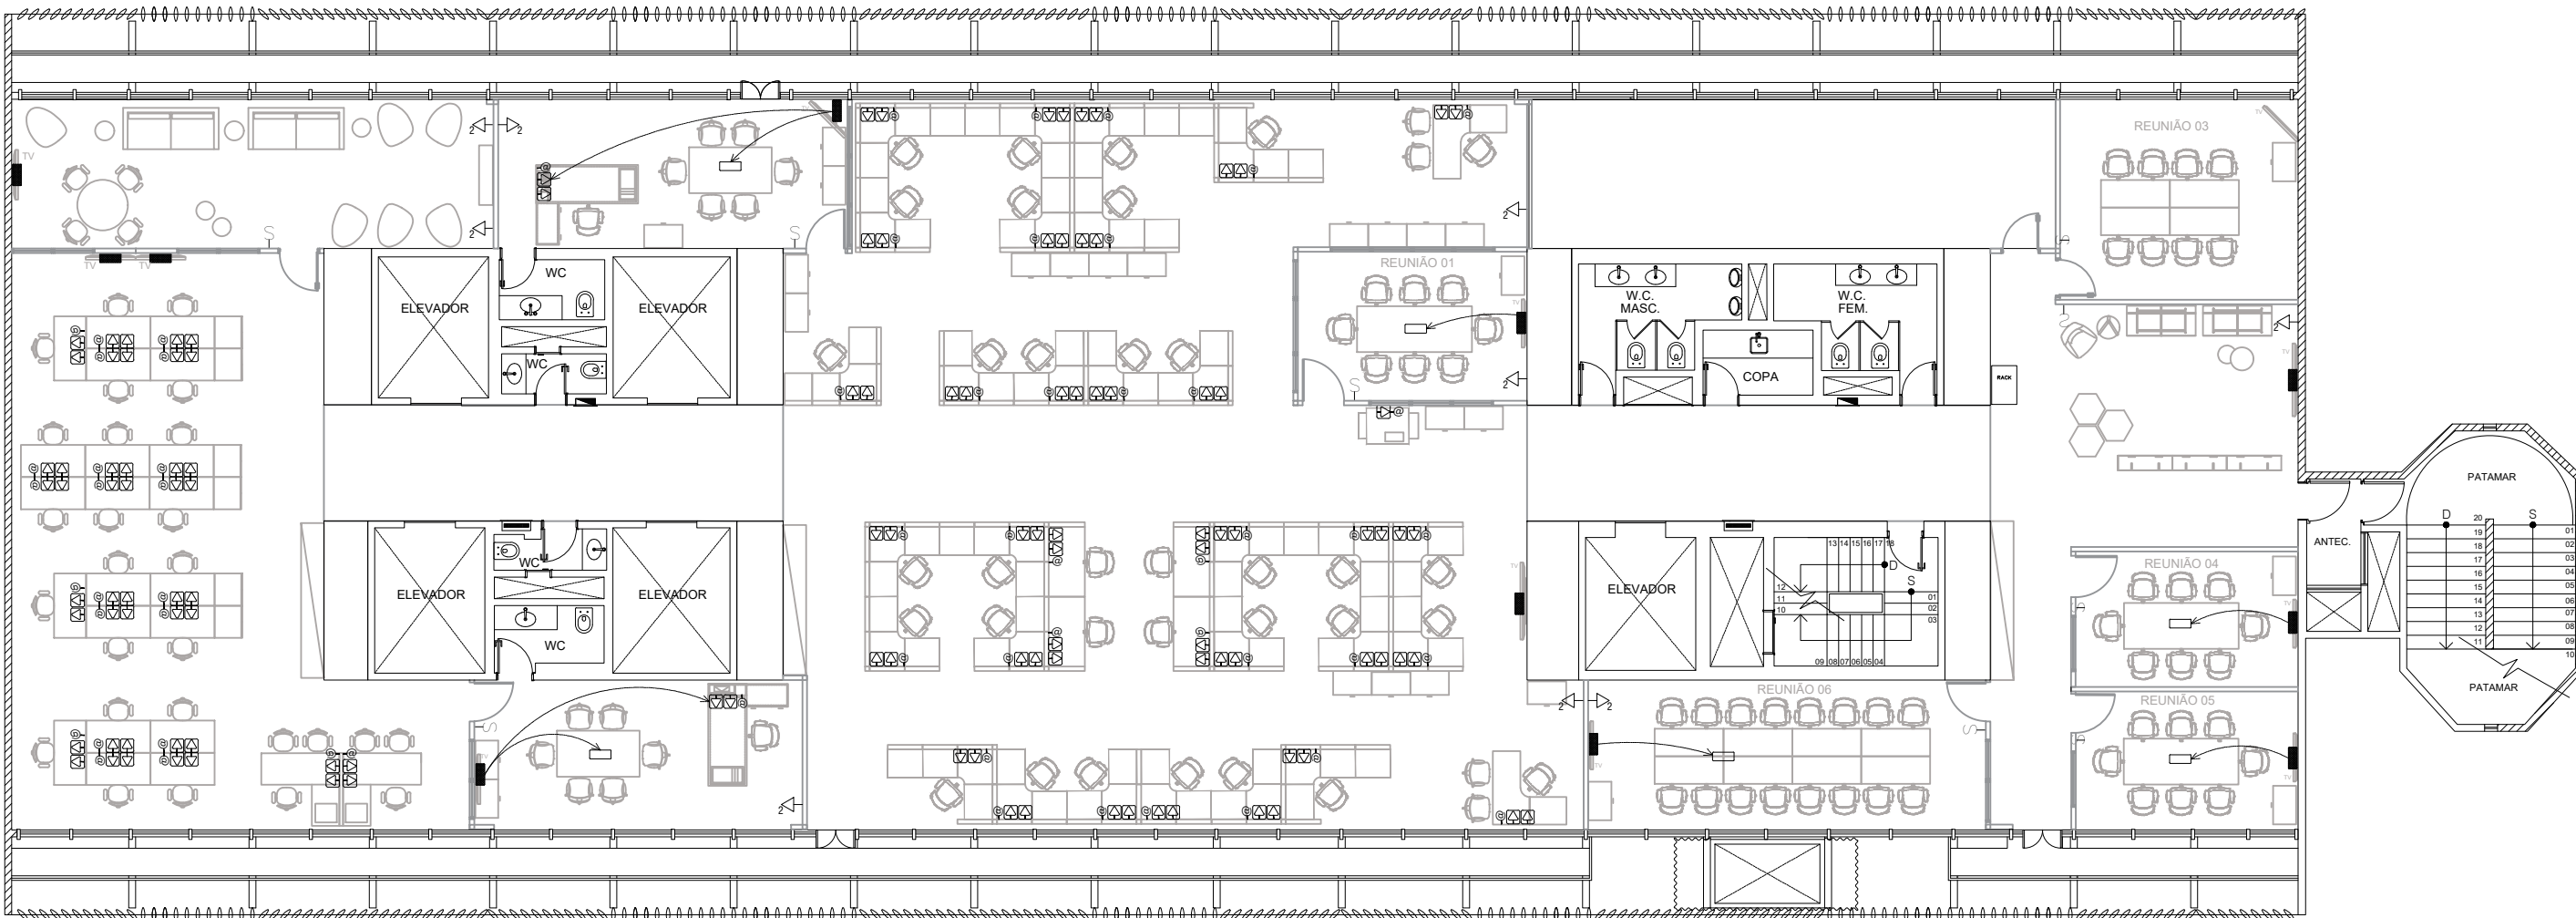


ERS - 9º ANDAR | PLANTA DE PONTOS DE REDE LÓGICA E ELÉTRICA

ESC.: 1/150

LEGENDA			
SIMBOLO	DESCRIÇÃO	ALTURA	QUANTIDADE
	PONTOS REDE LÓGICA E ELÉTRICA - LAYOUT NOVO - Ponto de piso/parede: 1 régua 3 pontos 110V; 1 régua 3 pontos 220V; 1 ponto de dados e 1 ponto de voz.	parede/divisória/ piso	59
	PONTOS REDE LÓGICA E ELÉTRICA - LAYOUT EXISTENTE - Ponto de piso/parede: 1 régua 3 pontos 110V; 1 régua 3 pontos 220V; 1 ponto de dados e 1 ponto de voz.	parede/divisória/ piso	62
	Ponto de impressora: 1 ponto 110V e 1 ponto de dados.	parede/divisória/ piso	01
	Tomada BAIXA DUPLA 4x2 - h=40cm ou altura indicada	parede/divisória	09
	Interruptor alto simples - h=110cm do piso	parede/divisória	09
	Esquema de pontos para TV instalada na divisória/parede: cabo webcam, antenas aberta e fechada, cabo HDMI, ponto lógico e ponto elétrico. OBS: fazer a comunicação pelo piso da TV para a mesa de reunião e para o computador da mesa de trabalho.	verificar no local	11

OBSERVAÇÕES	- VERIFICAR AS ESPECIFICAÇÕES TÉCNICAS DE CADA EQUIPAMENTO; - CONFERIR DEMANDAS ELÉTRICAS COM OS FABRICANTES DOS EQUIPAMENTOS; - MANTER AS ESQUADRIAS DA FACHADA; - DIMENSÕES EM METRO; - -CONFERIR TODAS AS MEDIDAS NO LOCAL; - O QUANTITATIVO APRESENTADO É APENAS PARA REFERÊNCIA, A QUANTIDADE DEVE SER CONFERIDA PELO RESPONSÁVEL;			PROJETO: 9º ANDAR - ADEQUAÇÃO				
	DESENHO: PLANTA DE PONTOS DE REDE LÓGICA E ELÉTRICA							
	CLIENTE: CNI SESI SENAI IEL							
	ENDEREÇO: EDIFÍCIO ROBERTO SIMONSEN - SBN QUADRA. 01 BLOCO "C" BRASÍLIA - DF		FOLHA: 08/14					
COORDENAÇÃO: FERNANDA MEIRELES		DESENHISTA: ANA MARQUES	DATA: 11/08/2026	ESCALA: 1/50	REVISÃO: 01			

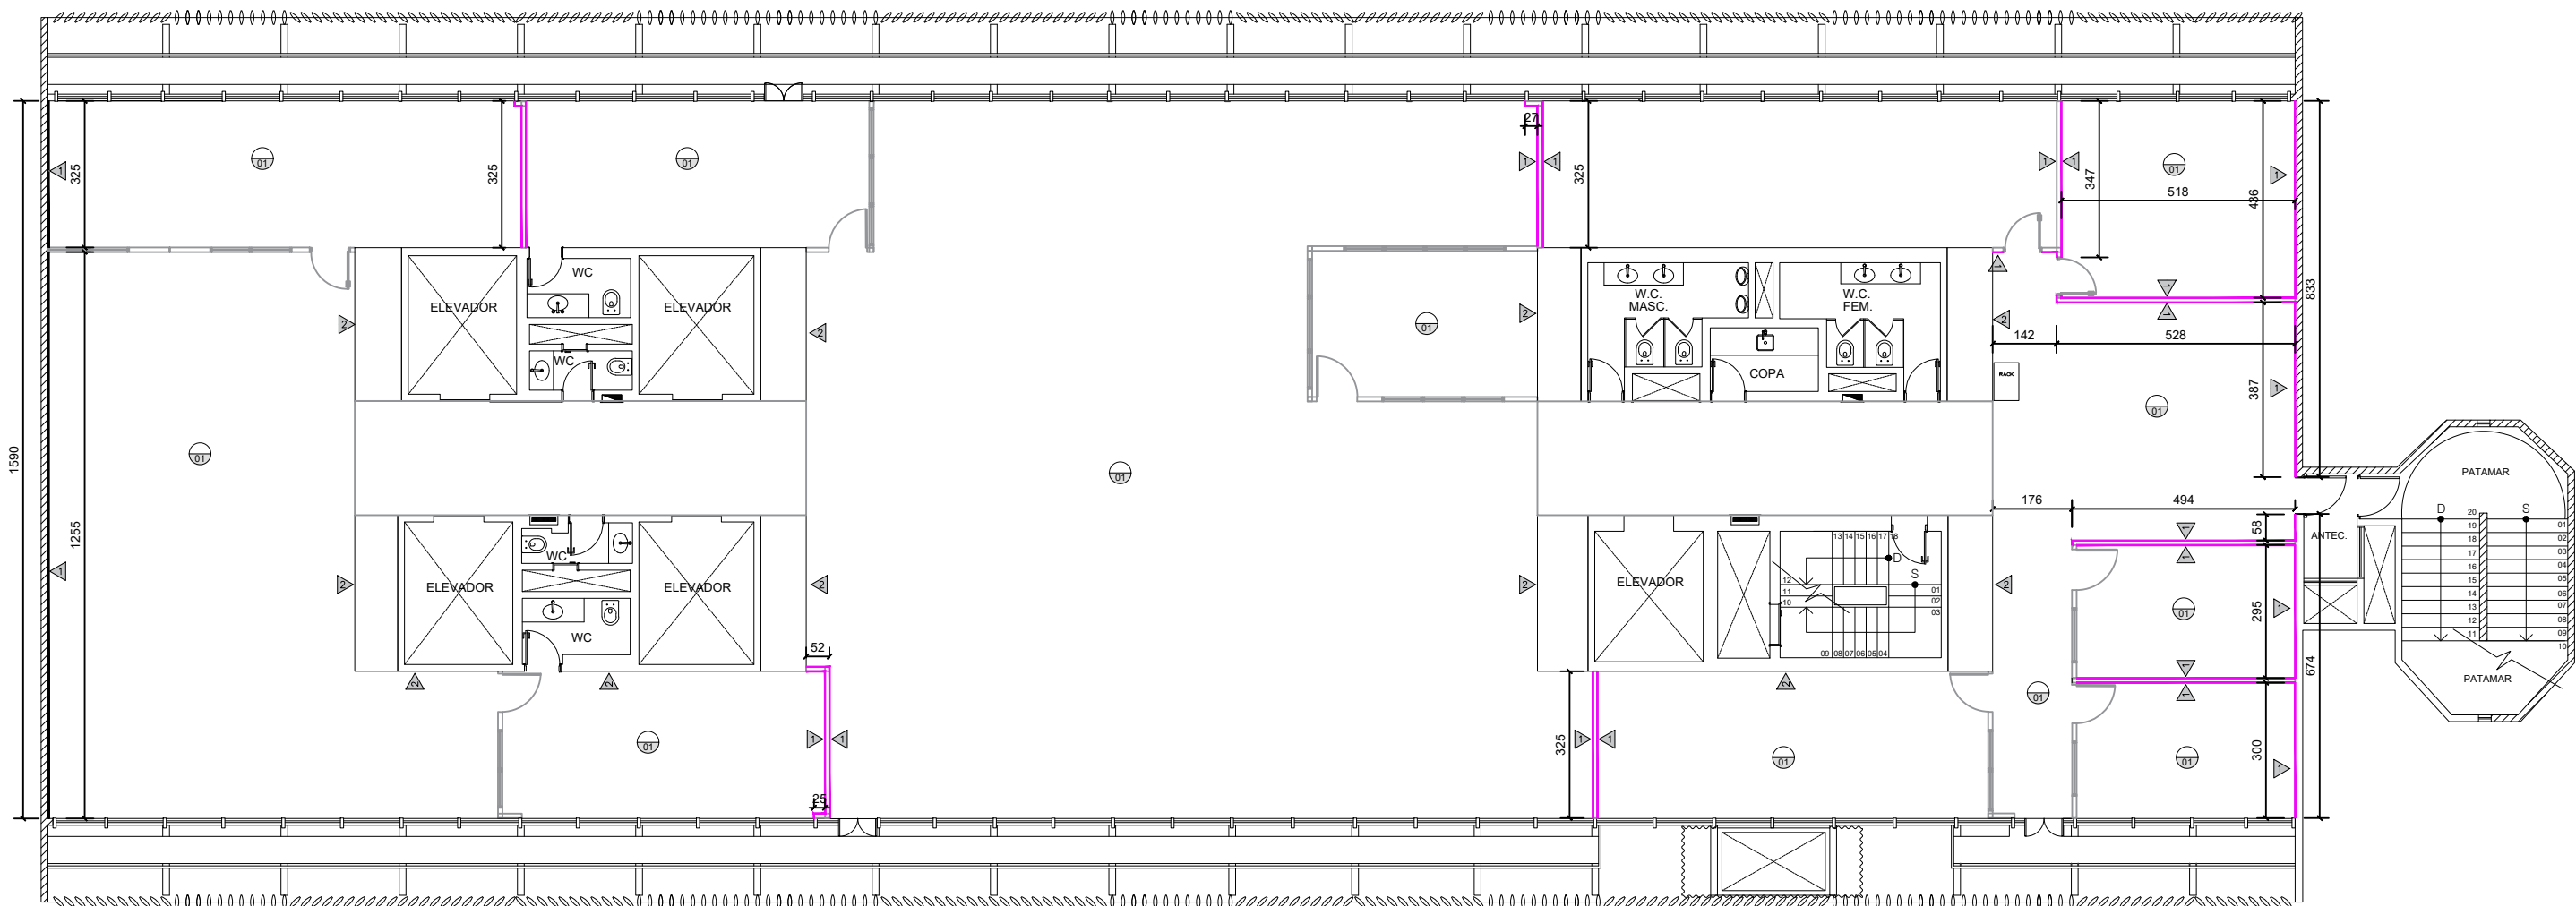


ERS - 9º ANDAR | PLANTA DE ACABAMENTOS

ESC.: 1/150

TABELA DE RESESTIMENTOS GERAIS - PISO			
SIMBOLO	DESCRIÇÃO	QUANTIDADE	UNIDADE
01	Carpete padrão presente no pavimento.	-	m²
TABELA DE RESESTIMENTOS GERAIS - PAREDE			
SIMBOLO	DESCRIÇÃO	QUANTIDADE	UNIDADE
1	Tinta Pingo de Gelo - Marca: Coral - 118 ml.	260	m²
2	Granito existente	-	-
TABELA DE RESESTIMENTOS GERAIS - RODAPÉ			
SIMBOLO	DESCRIÇÃO	QUANTIDADE	UNIDADE
	Rodapé de poliestireno 699 Essence branco liso com 100mm de altura - Santa Luzia	99	mL

OBSERVAÇÕES
- TODOS OS ACESSOS/CIRCULAÇÕES DEVEM ATENDER A NORMA DE ACESSIBILIDADE NBR 9050; - A ALTURA DO PÉ DIREITO INDICADA É CONSIDERADA PENAS ATÉ O FORRO; - DIMENSÕES EM METRO; - O QUANTITATIVO APRESENTADO É APENAS PARA REFERÊNCIA, A QUANTIDADE DEVE SER CONFERIDA PELO RESPONSÁVEL; - O QUANTITATIVO É CONSIDERADO SEM PORCENTAGEM DE PERDA QUE DEVE SER ADICIONADA NO ATO DA COMPRA DO REVESTIMENTO DE ACORSO COM AS ORIENTAÇÕES DO FABRICANTE.


SistemaINDÚSTRIA CNI SESI SENAI IEL	PROJETO: 9º ANDAR - ADEQUAÇÃO			
	DESENHO: PLANTA DE ACABAMENTOS			
	CLIENTE: CNI SESI SENAI IEL			
ENDEREÇO: EDIFÍCIO ROBERTO SIMONSEN - SBN QUADRA. 01 BLOCO "C" BRASÍLIA - DF				FOLHA:
COORDENAÇÃO: FERNANDA MEIRELES	DESENHISTA: ANA MARQUES	DATA: 11/08/2026	ESCALA: 1/50	REVISÃO: 01
				10/14

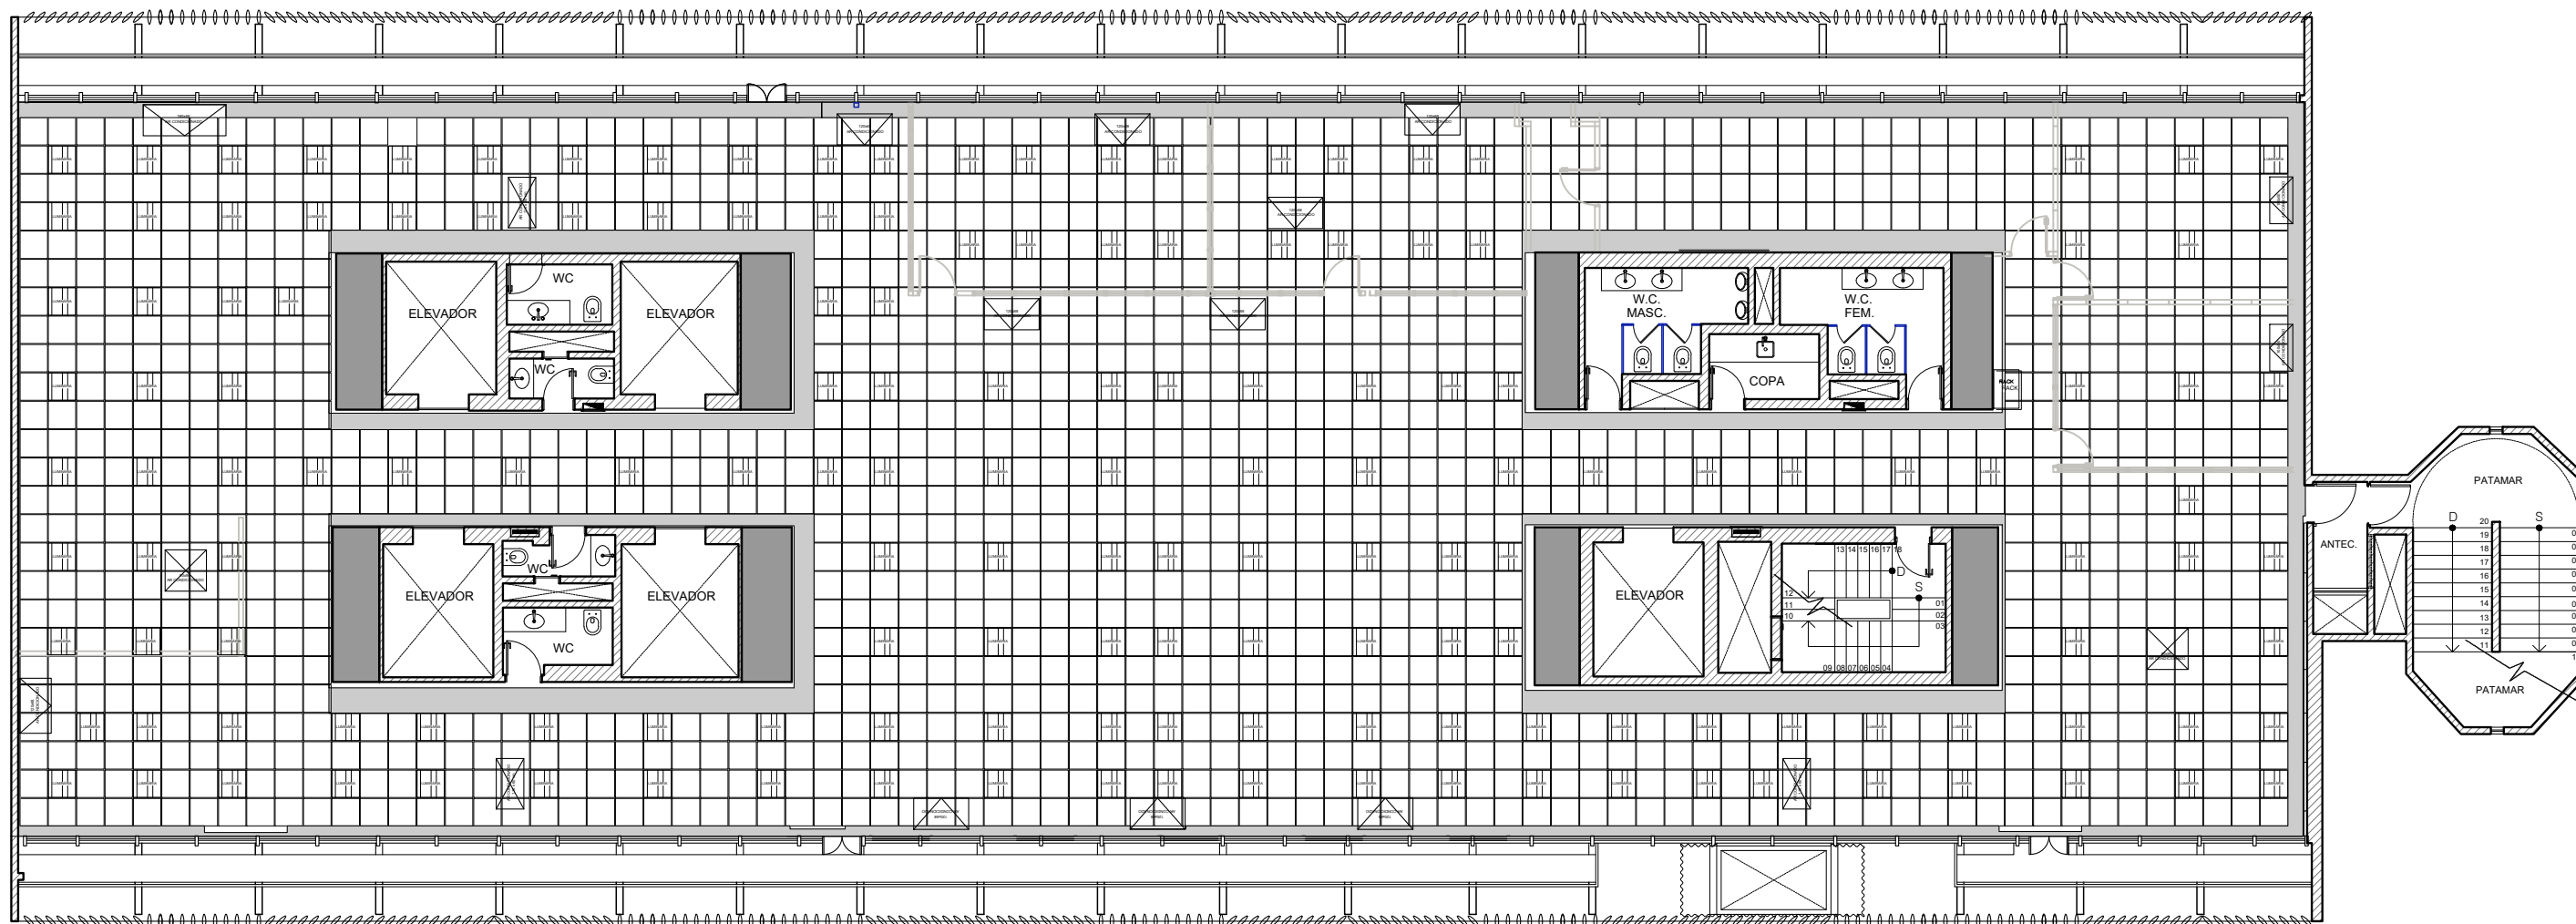

ERS - 9º ANDAR | PLANTA DE FORRO, AR CONDICIONADOS E LUMINÁRIAS EXISTENTES

ESC.: 1/150

Sistema INDÚSTRIA CNI SESI SENAI IEL	PROJETO: 9º ANDAR - ADEQUAÇÃO				FOLHA: 11/14
	DESENHO: PLANTA DE FORRO, AR CONDICIONADOS E LUMINÁRIAS EXISTENTES				
	CLIENTE: CNI SESI SENAI IEL				
	ENDEREÇO: EDIFÍCIO ROBERTO SIMONSEN - SBN QUADRA. 01 BLOCO "C" BRASÍLIA - DF				
COORDENAÇÃO: FERNANDA MEIRELES	DESENHISTA: ANA MARQUES	DATA: 11/08/2026	ESCALA: 1/50	REVISÃO: 01	

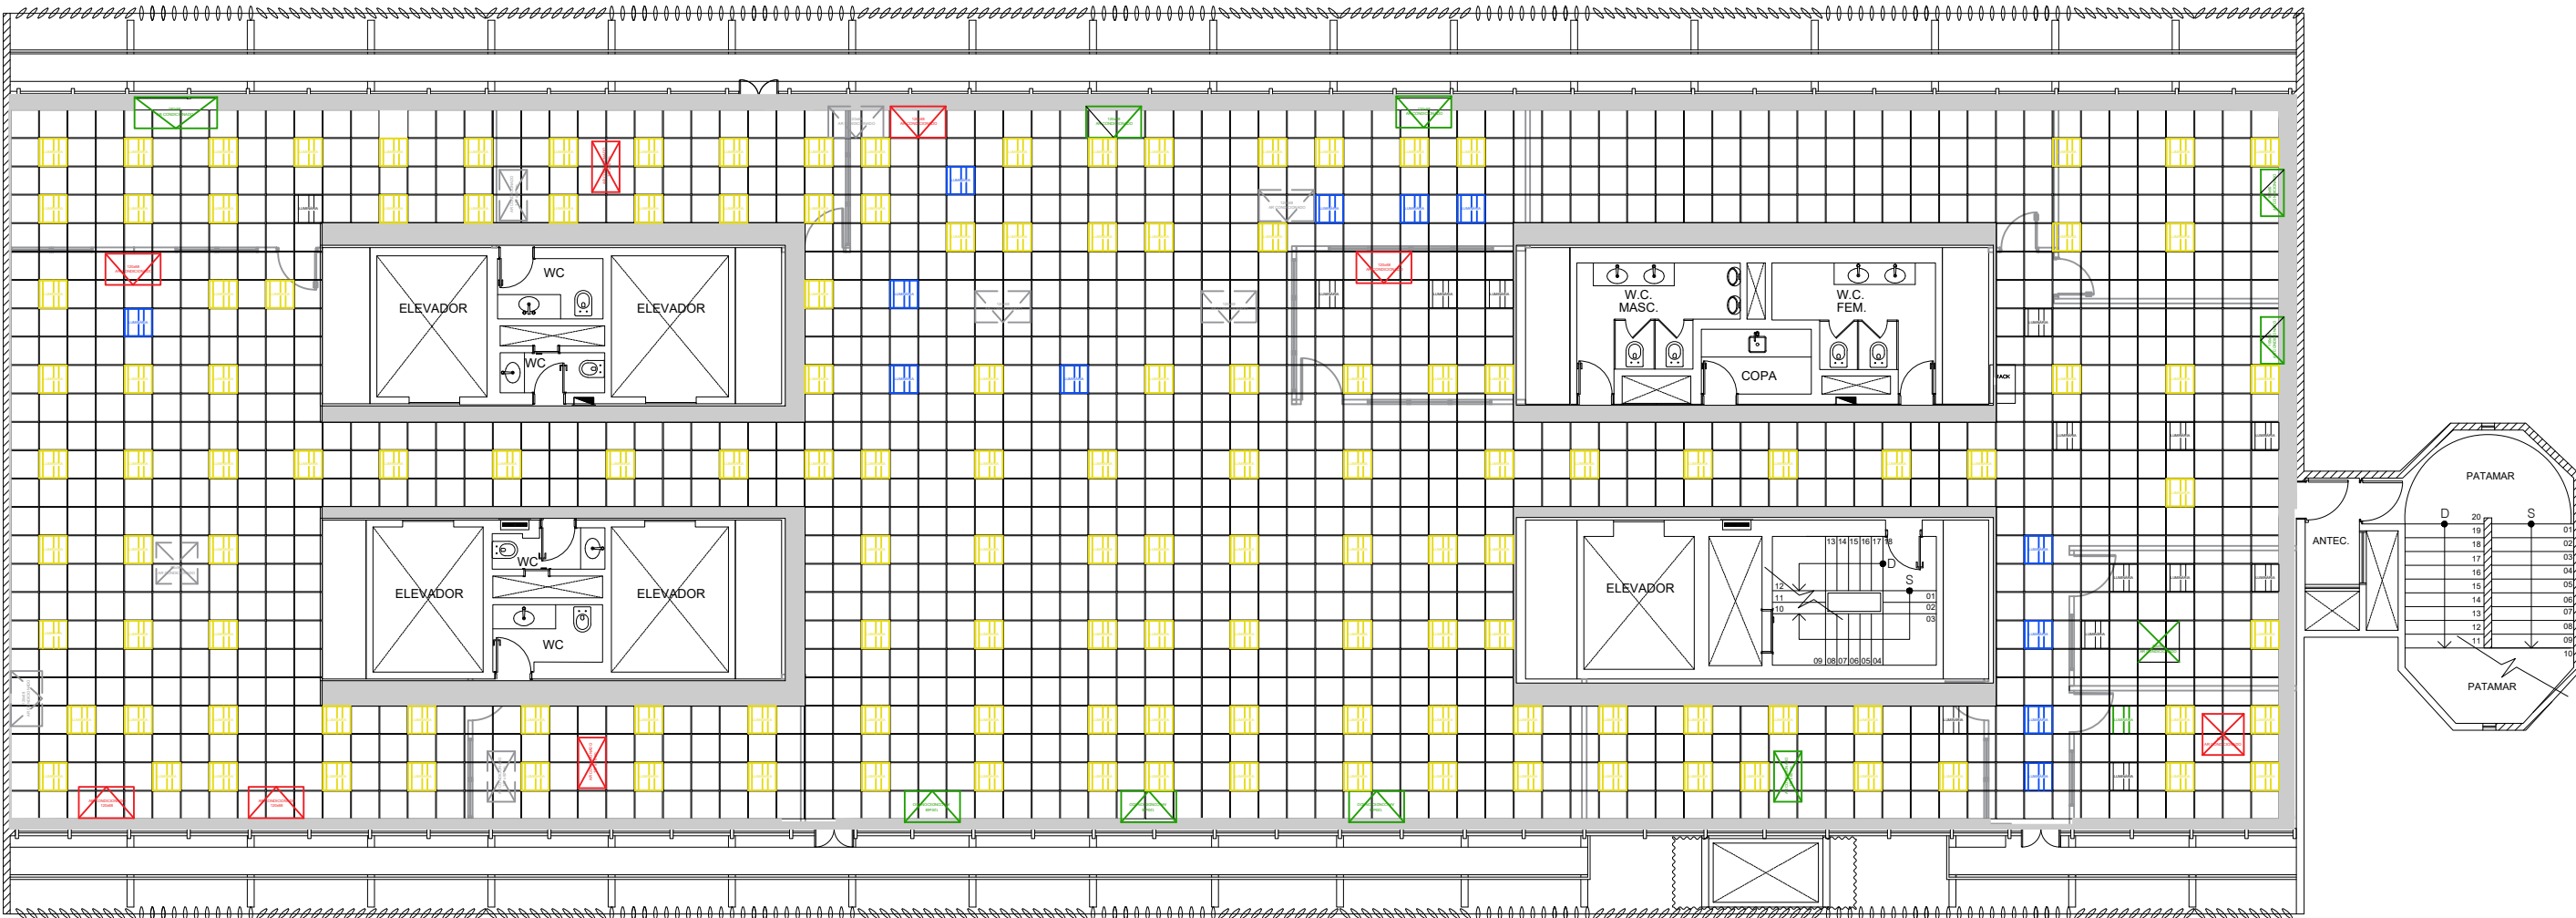

ERS - 9º ANDAR | PLANTA DE AR CONDICIONADO

ESC.: 1/150

LEGENDA - MÁQUINAS DE AR CONDICIONADO				LEGENDA - LUMINÁRIAS			
SIMBOLO	DESCRIÇÃO	ALTURA	UNIDADE	SIM.	DESC.	ALTURA	UNID.
	Aparelho de ar condicionado 1 via - manter no local	TETO	08		Lumiárias existentes	TETO	-
	Aparelho de ar condicionado 2 vias - manter no local	TETO	02		Lumiárias existentes remanejadas	TETO	12
	Aparelho de ar condicionado 1 via - remanejado	TETO	05		Lumiárias novas conforme padrão existente no pavimento.	TETO	13
	Aparelho de ar condicionado 2 vias - remanejado	TETO	03	OBSERVAÇÕES			
				- VERIFICAR AS ESPECIFICAÇÕES TÉCNICAS DE CADA EQUIPAMENTO; - CONFERIR DEMANDAS ELÉTRICAS COM OS FABRICANTES DOS EQUIPAMENTOS; - DIMENSÕES EM METRO; - CONFERIR TODAS AS MEDIDAS NO LOCAL;			

PROJETO:
9º ANDAR - ADEQUAÇÃO

DESENHO:
PLANTA DE AR CONDICIONADO

CLIENTE:
CNI | SESI | SENAI | IEL

ENDEREÇO:
EDIFÍCIO ROBERTO SIMONSEN - SBN QUADRA. 01 BLOCO "C" | BRASÍLIA - DF

COORDENAÇÃO:
FERNANDA MEIRELES


DESENHISTA:
ANA MARQUES

DATA:
11/08/2026

ESCALA:
1/50

REVISÃO:
01

FOLHA:
12/14

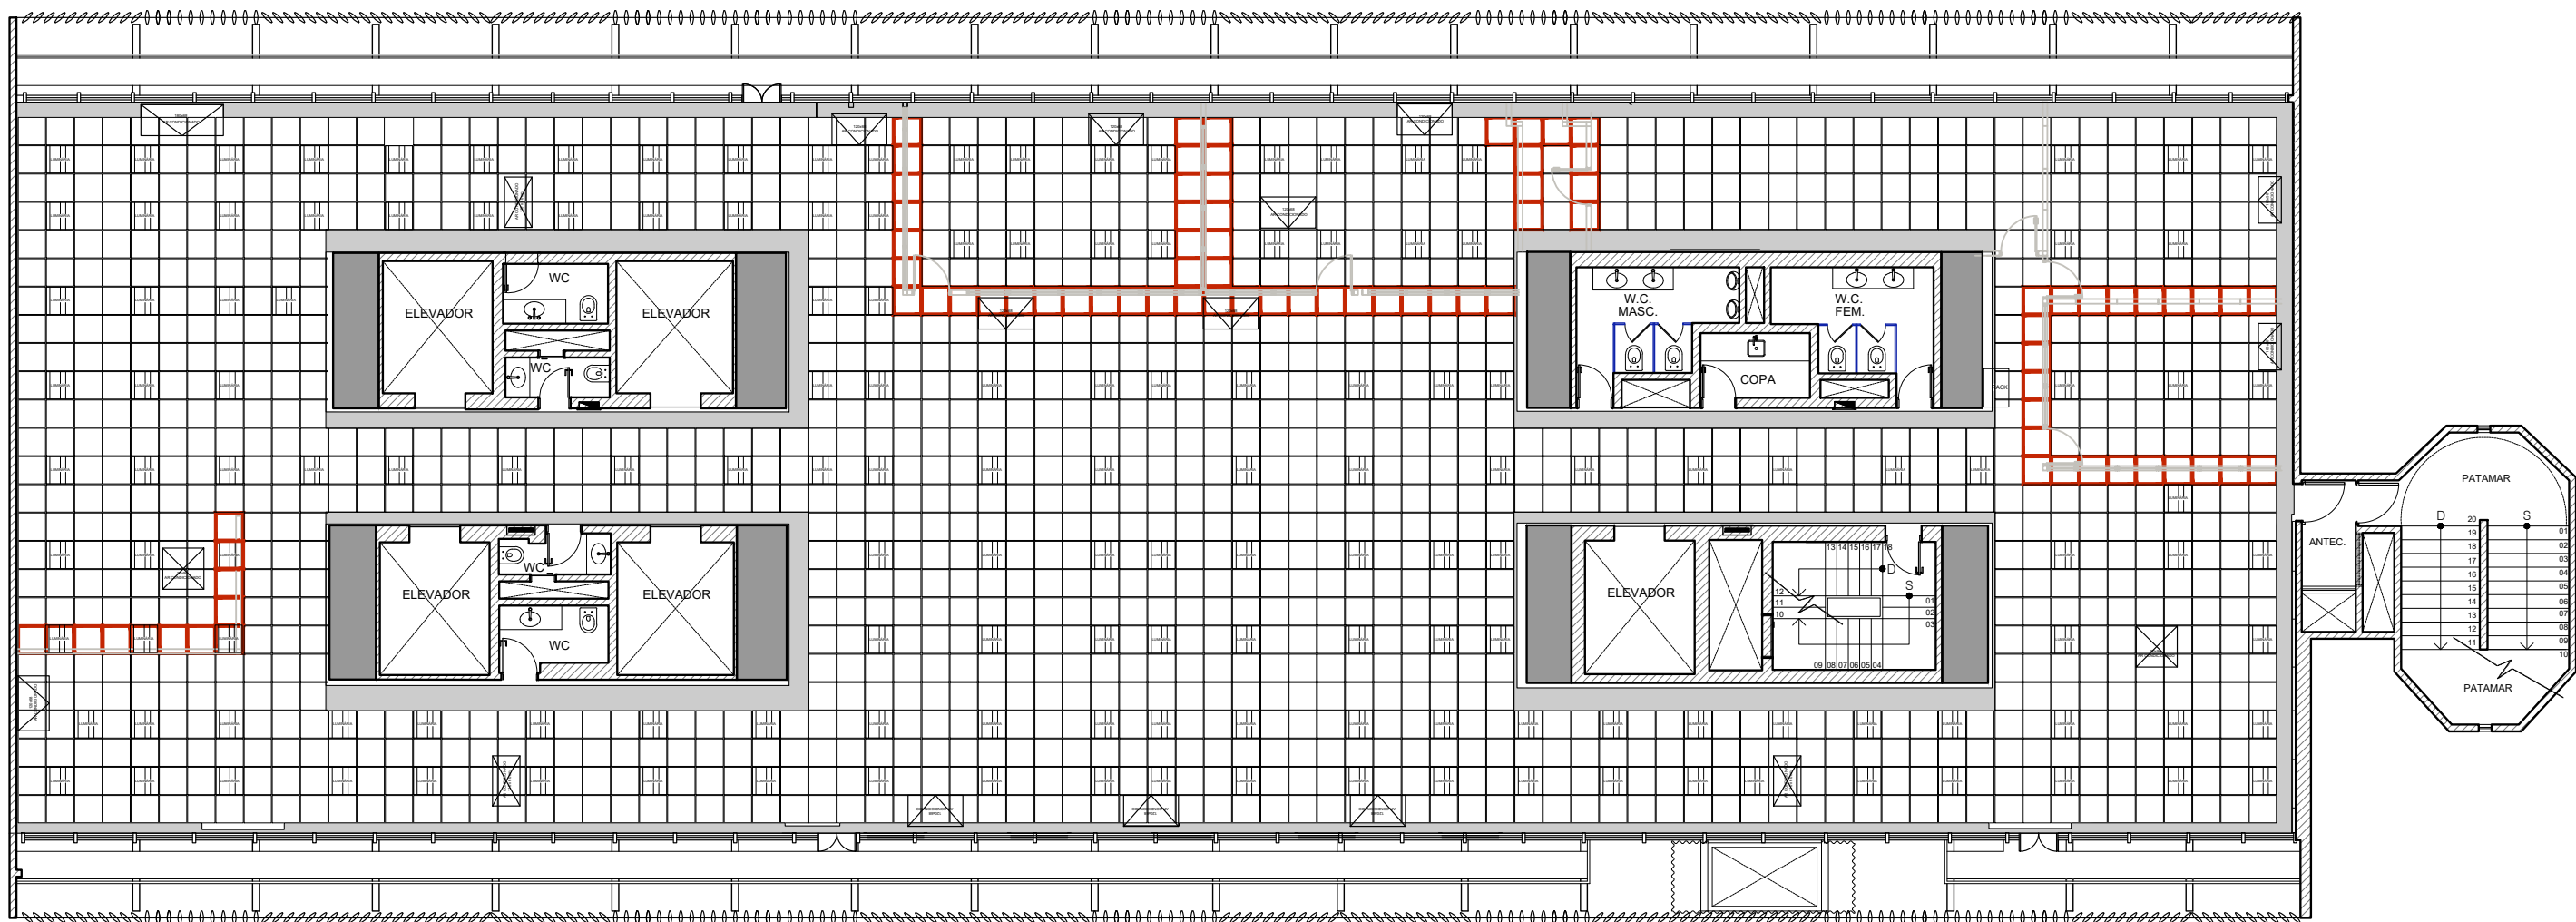


ERS - 9º ANDAR | PLANTA DE FORRO

ESC.: 1/150

TABELA DE QUANTITATIVOS - FORRO		
DESCRIÇÃO	QUANTIDADE	UNIDADE
Forro mineral padrão presente no pavimento.	95	UNID.

		PROJETO: 9º ANDAR - ADEQUAÇÃO		
		DESENHO: PLANTA DE FORRO		
		CLIENTE: CNI SESI SENAI IEL		
ENDEREÇO: EDIFÍCIO ROBERTO SIMONSEN - SBN QUADRA. 01 BLOCO "C" BRASÍLIA - DF		FOLHA: 13/14		
COORDENAÇÃO: FERNANDA MEIRELES	DESENHISTA: ANA MARQUES	DATA: 11/08/2026	ESCALA: 1/50	REVISÃO: 01

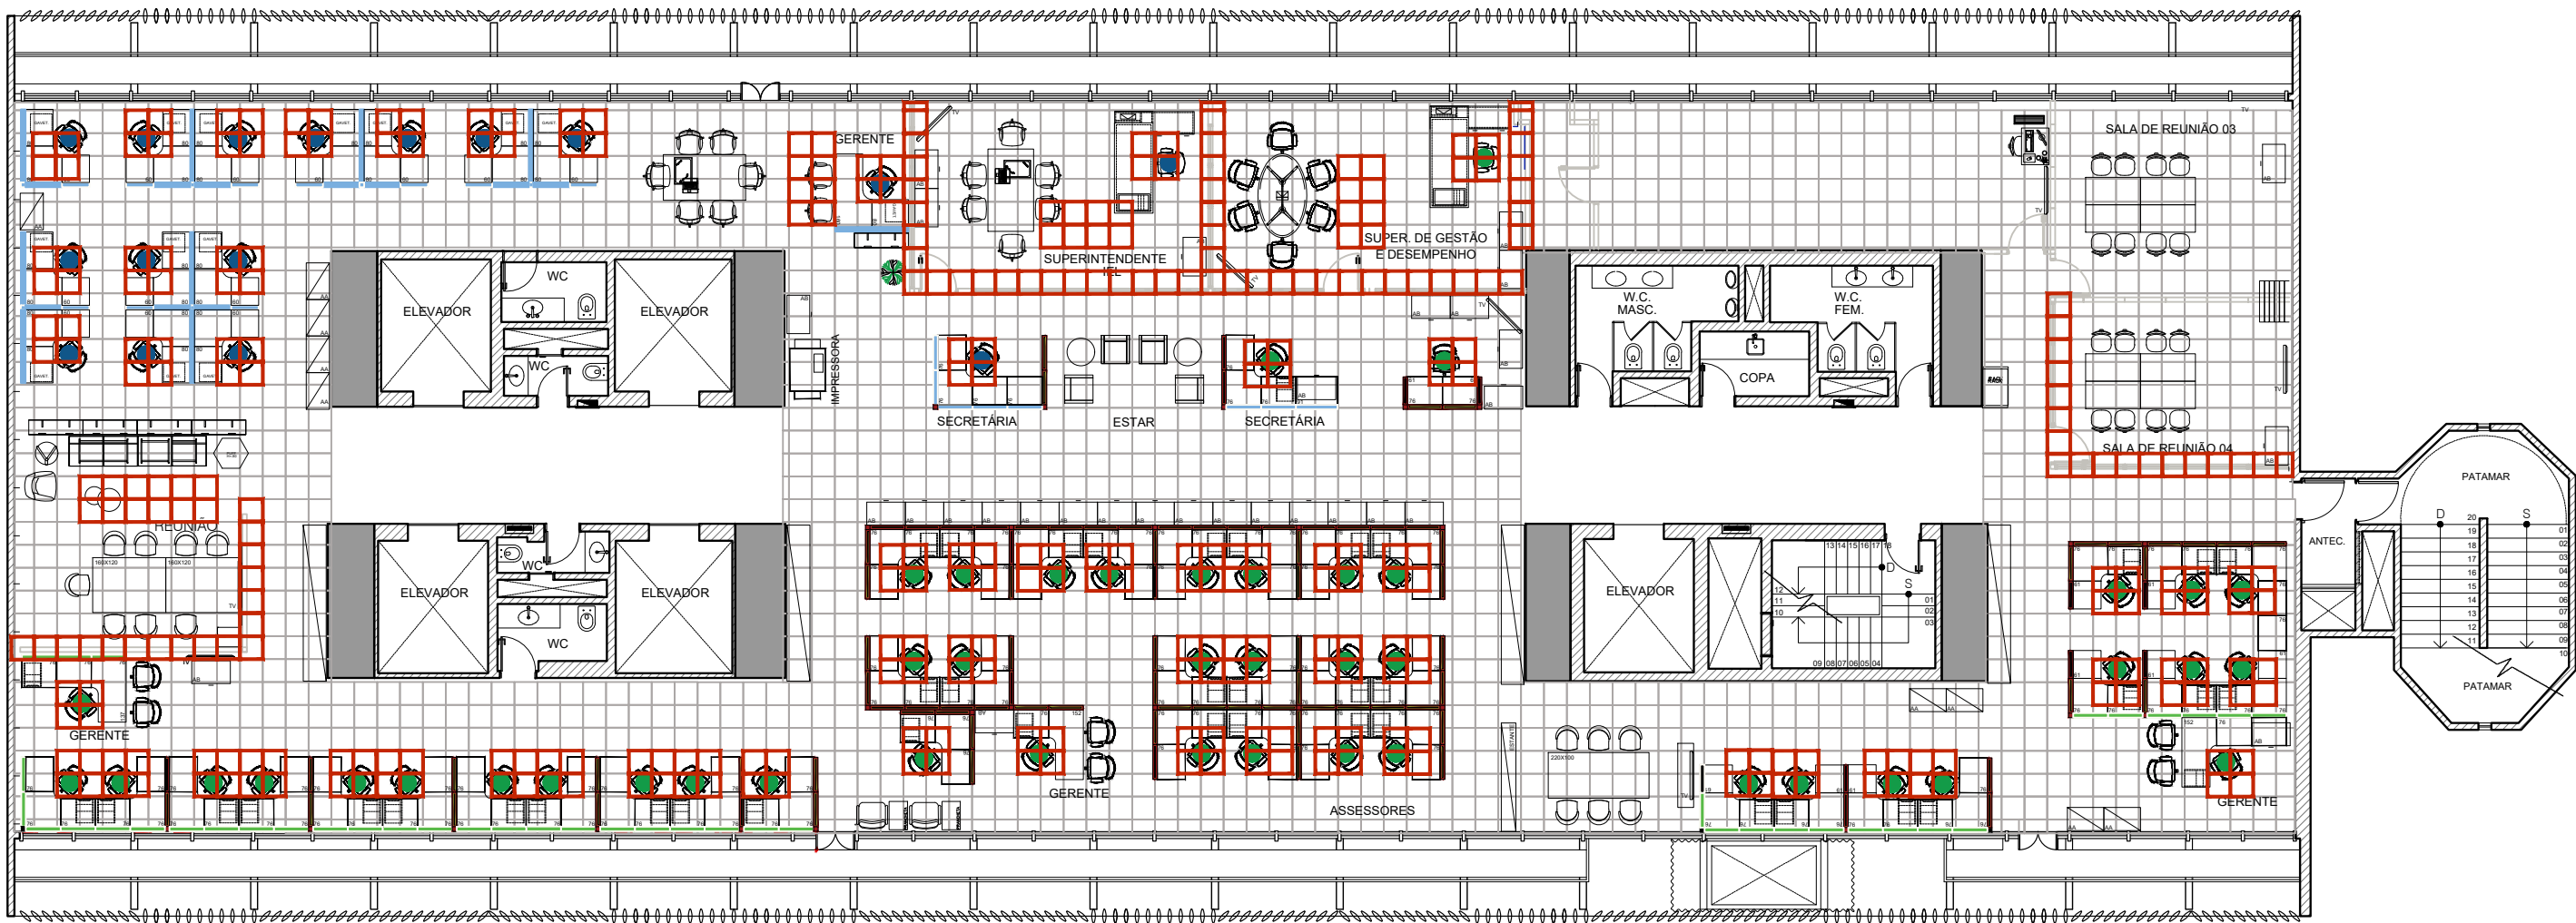

ERS - 9º ANDAR | PLANTA DE CARPETE

ESC.: 1/150

TABELA DE QUANTITATIVOS - CARPETE		
DESCRIÇÃO	QUANTIDADE	UNIDADE
Carpete padrão presente no pavimento.	380	UNID.

Sistema
INDÚSTRIA
CNI | SESI | SENAI | IEL

PROJETO:
9º ANDAR - ADEQUAÇÃO

DESENHO:
PLANTA DE CARPETE

CLIENTE:
CNI | SESI | SENAI | IEL

ENDEREÇO:
EDIFÍCIO ROBERTO SIMONSEN - SBN QUADRA. 01 BLOCO "C" | BRASÍLIA - DF

COORDENAÇÃO:
FERNANDA MEIRELES

DESENHISTA:
ANA MARQUES

DATA:
11/08/2026

ESCALA:
1/50

REVISÃO:
01

FOLHA:
14/14